


LEGENDA OPRAW EWAKUACYJNYCH

Lp.	Ozn.	Symbol	Nazwa	Nr kat.	Moc	Czas podtrzym.	Stopień IP	Montaż	Uwagi
1	Y1		INFINITY B	IFB	3,2W	1H	IP44	naścienny	---
2	P3		UPDOOR	UD	2*18W	1H	IP65	naścienny	---
3	V4		LOVATO	LVPO	1*3W	1H	IP20	wstropowy	optyka symetryczna

RZUT PARTERU  
skala 1:100

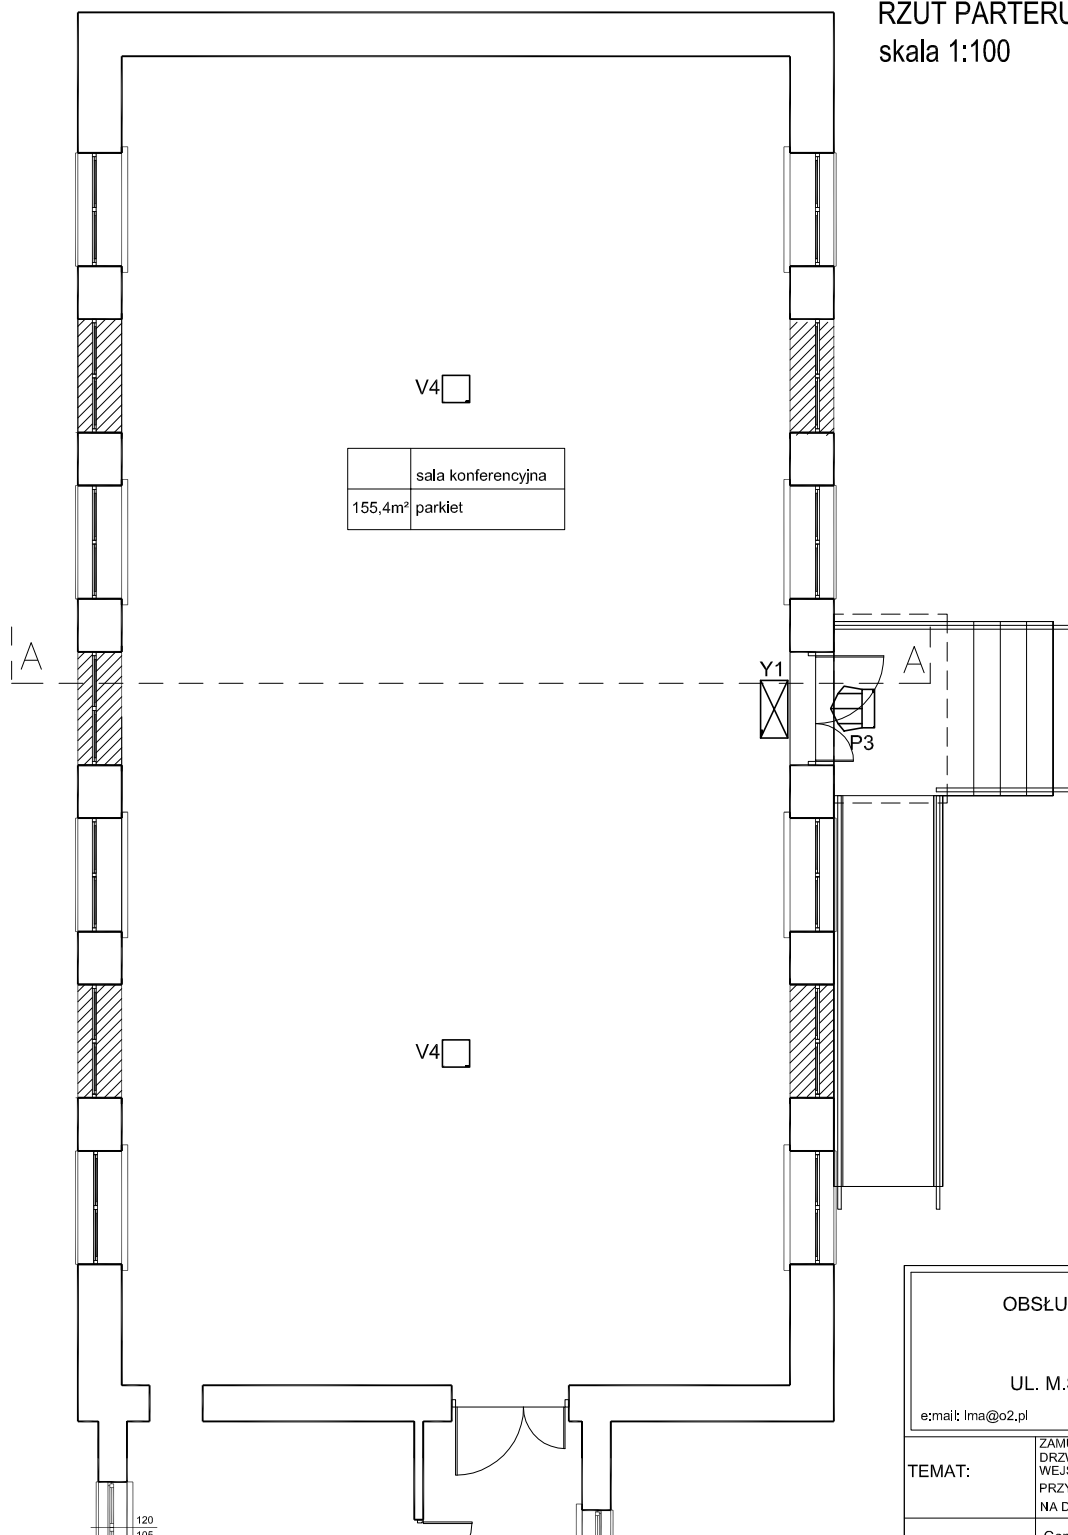

Wszystkie oprawy ewakuacyjne zasilic z najbliższej  
puszki rozgałęźnej obwodu oświetleniowego  
(sprzed łącznika oświetlenia).

Samoczynne  
wyłączenie zasilania

Układ sieci TN-S 400/230V

OBSŁUGA PROCESU BUDOWLANEGO  
LUCYNA AWIER

15-275 BIAŁYSTOK  
UL. M.SKŁODOWSKIEJ-CURIE 19/13

e:mail: lma@o2.pl

kom.: +48| 888 018 489

TEMAT:

ZAMUROWANIE OTWORÓW OKIENNYCH I WYKONANIE  
DRZWI EWAKUACYJNYCH ORAZ ROZBUDOWA O SCHODY  
WEJŚCIOWE I PODJAZD DLA NIEPEŁNOSPRAWNYCH  
PRZY UL. ŻŁOTEJ 4 W BIAŁYMSTOKU  
NA DZIAŁCE O NR GEOD. 420

INWESTOR:

Centrum Edukacji Nauczycieli  
15-016 Białystok  
ul. Żłota 4

podpis

INSTALACJE  
ELEKTRYCZNE

mgr inż. Wojciech Grudziński  
BI/138/92

RZUT SALI KONFERENCYJNEJ -  
- OŚWIETLENIE EWAKUACYJNE

SKALA

1:100

Rys. 1E

DATA : 12.02.2016

PROJEKT CHRONIONY PRAWEM AUTORSKIM  
Dz. U. nr 24 z 23 lutego 1994r. poz.83  
WSZELKIE ZMIANY, POWIELANIE,  
WYKORZYSTYWANIE BEZ ZGODY AUTORA  
ZABRONIONE !